




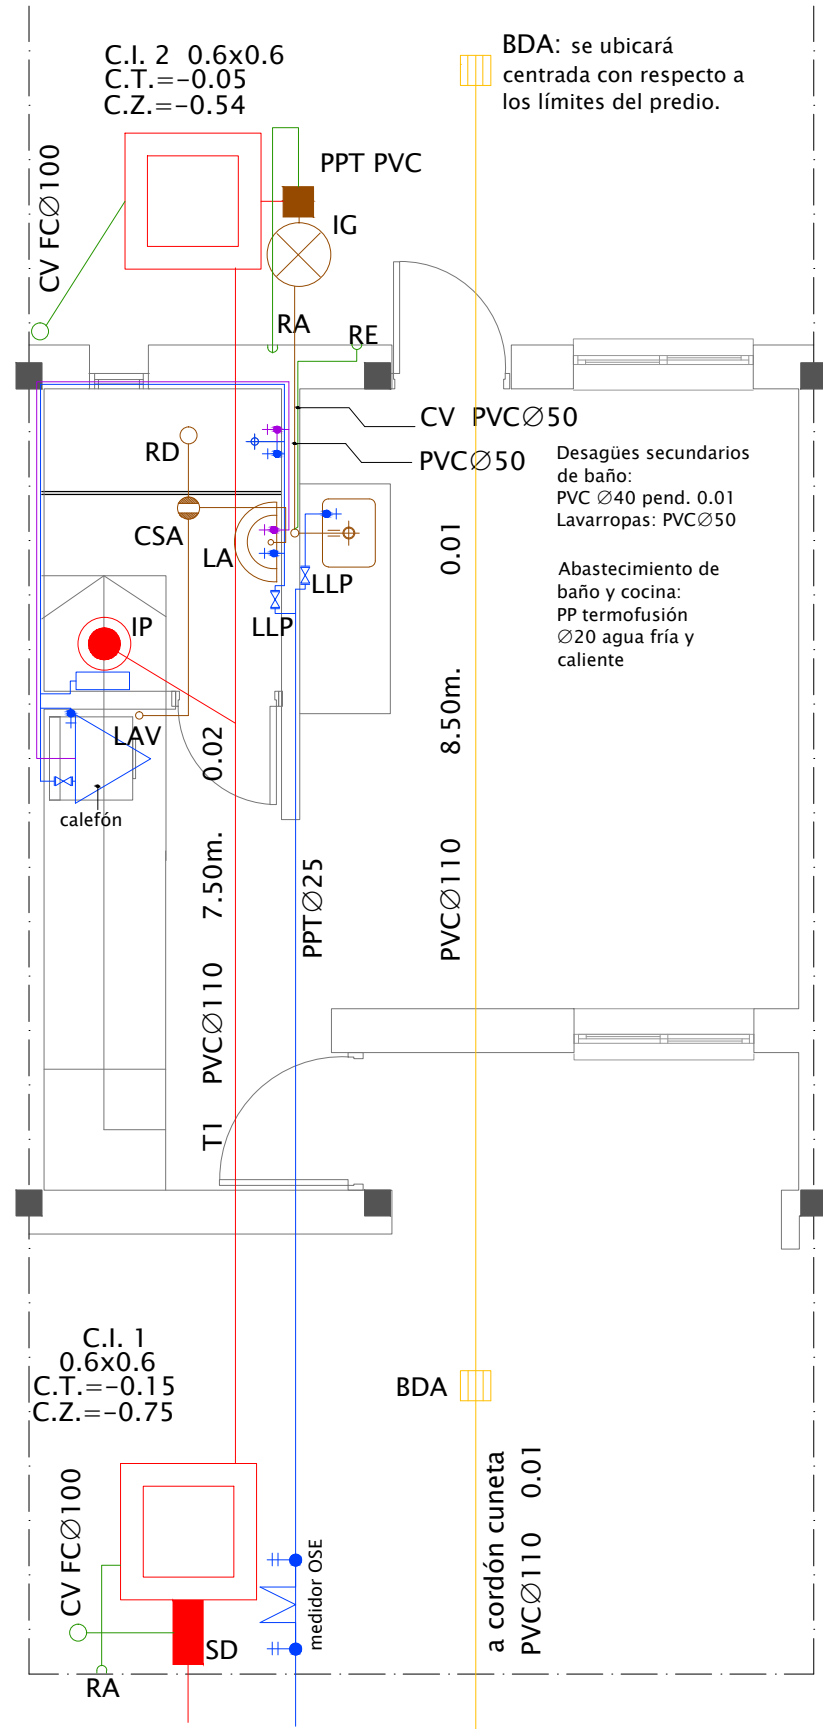


PLANTA BAJA

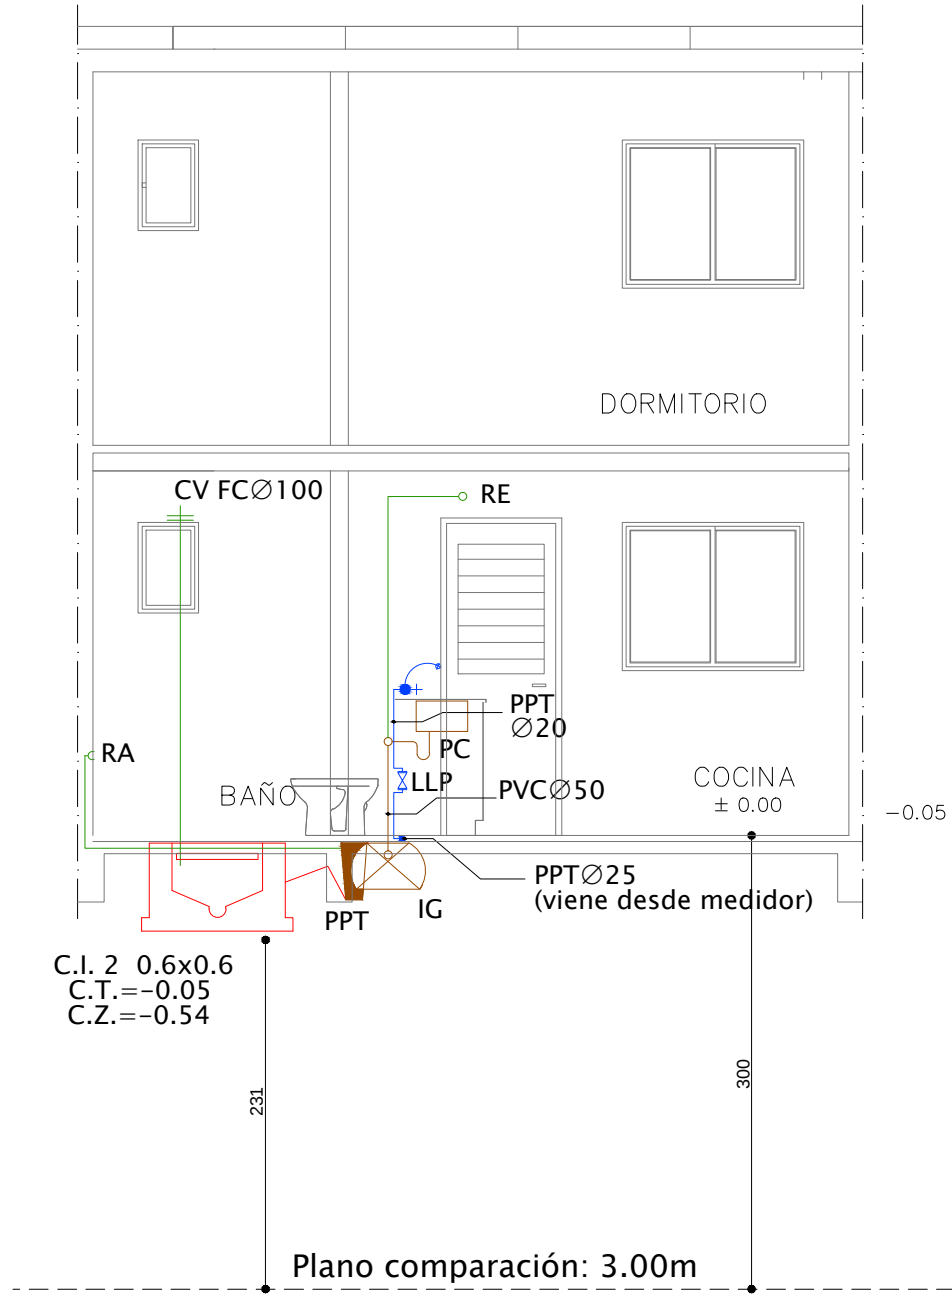


CORTE TRANSVERSAL

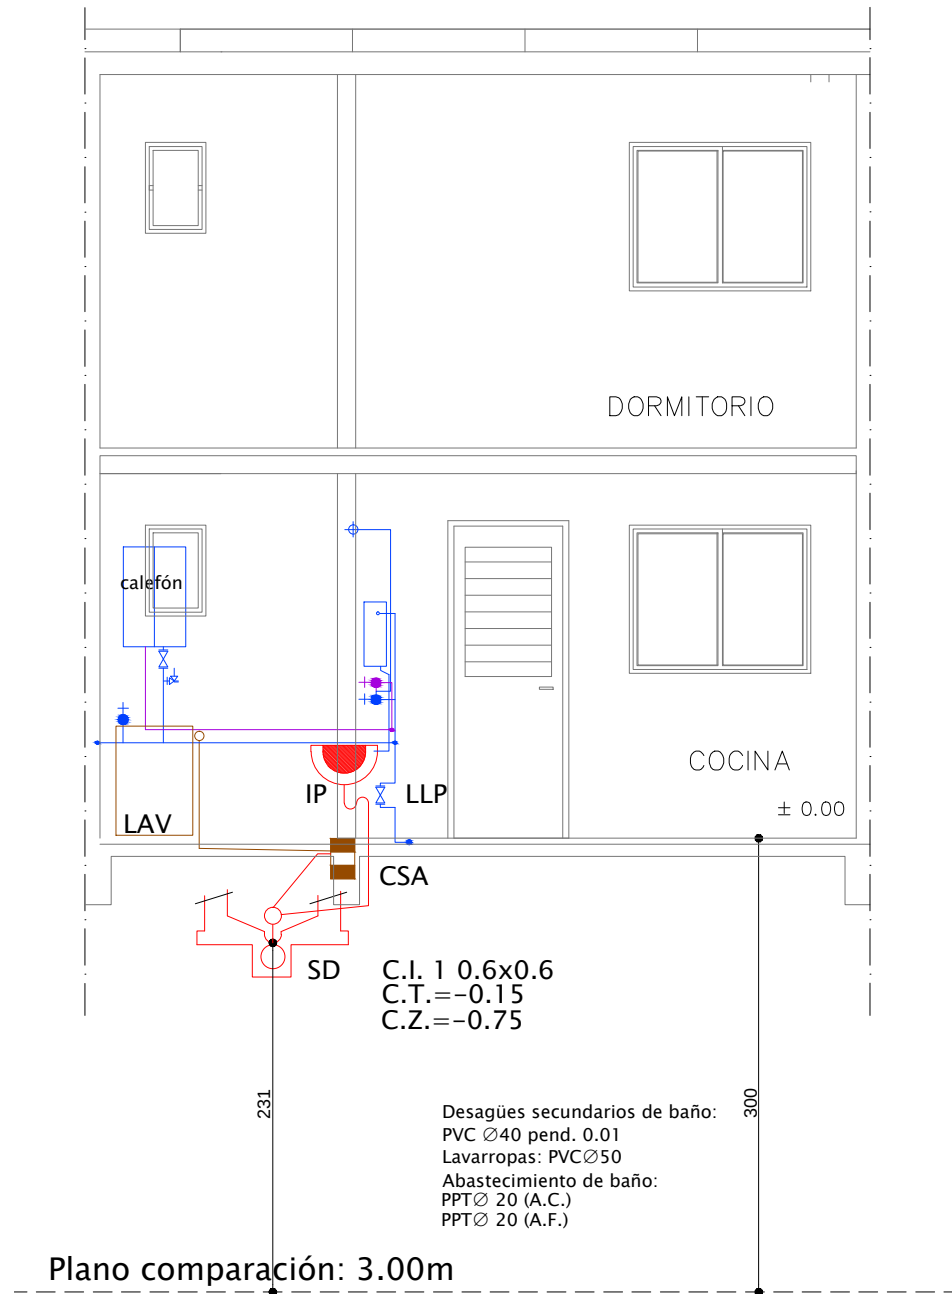

CORTE TRANSVERSAL

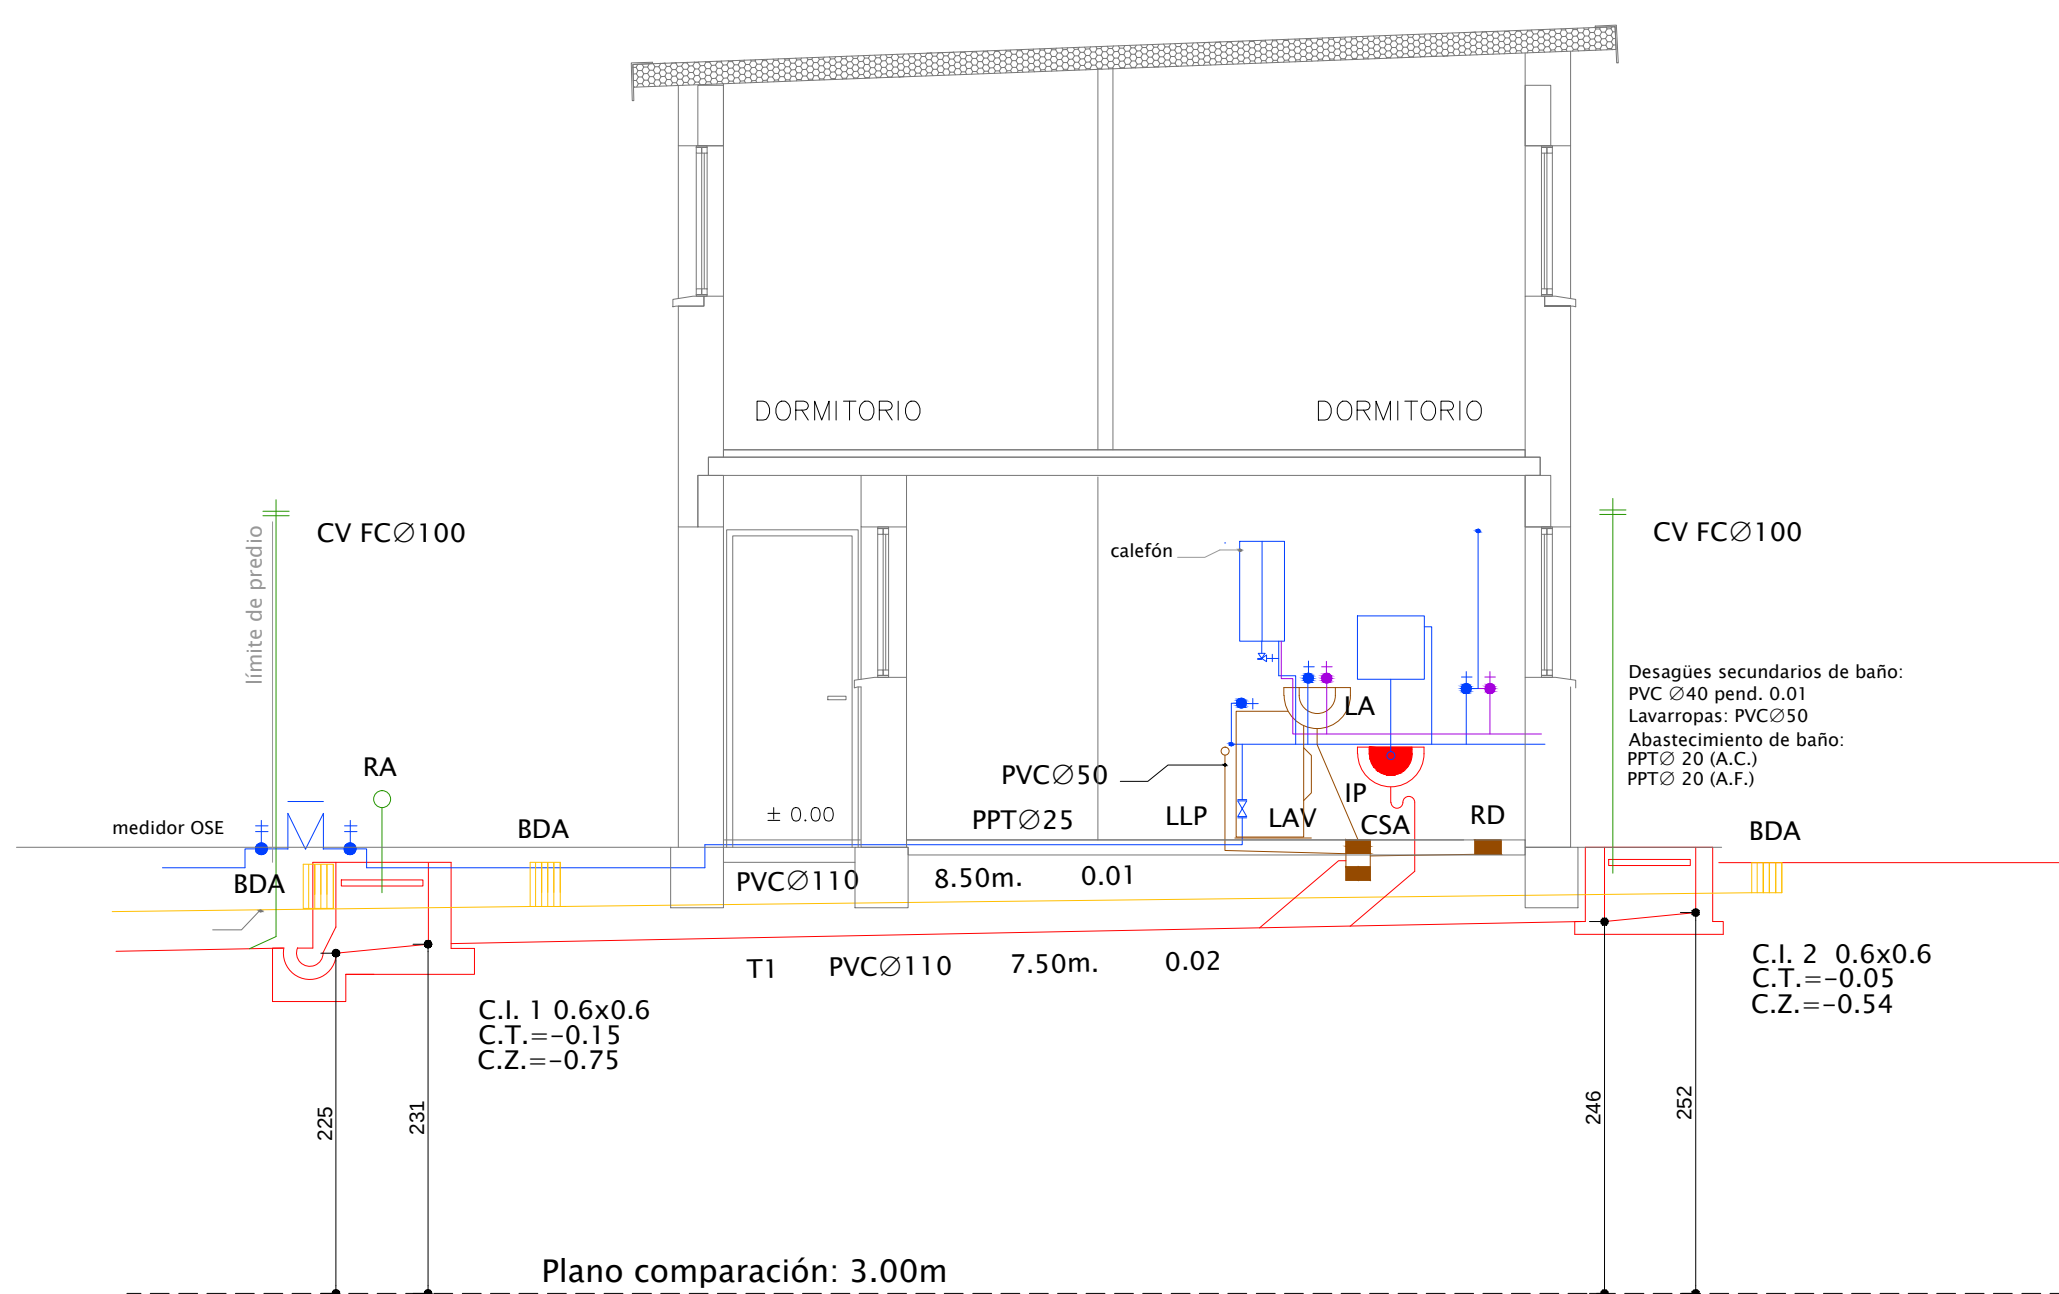

CORTE LONGITUDINAL

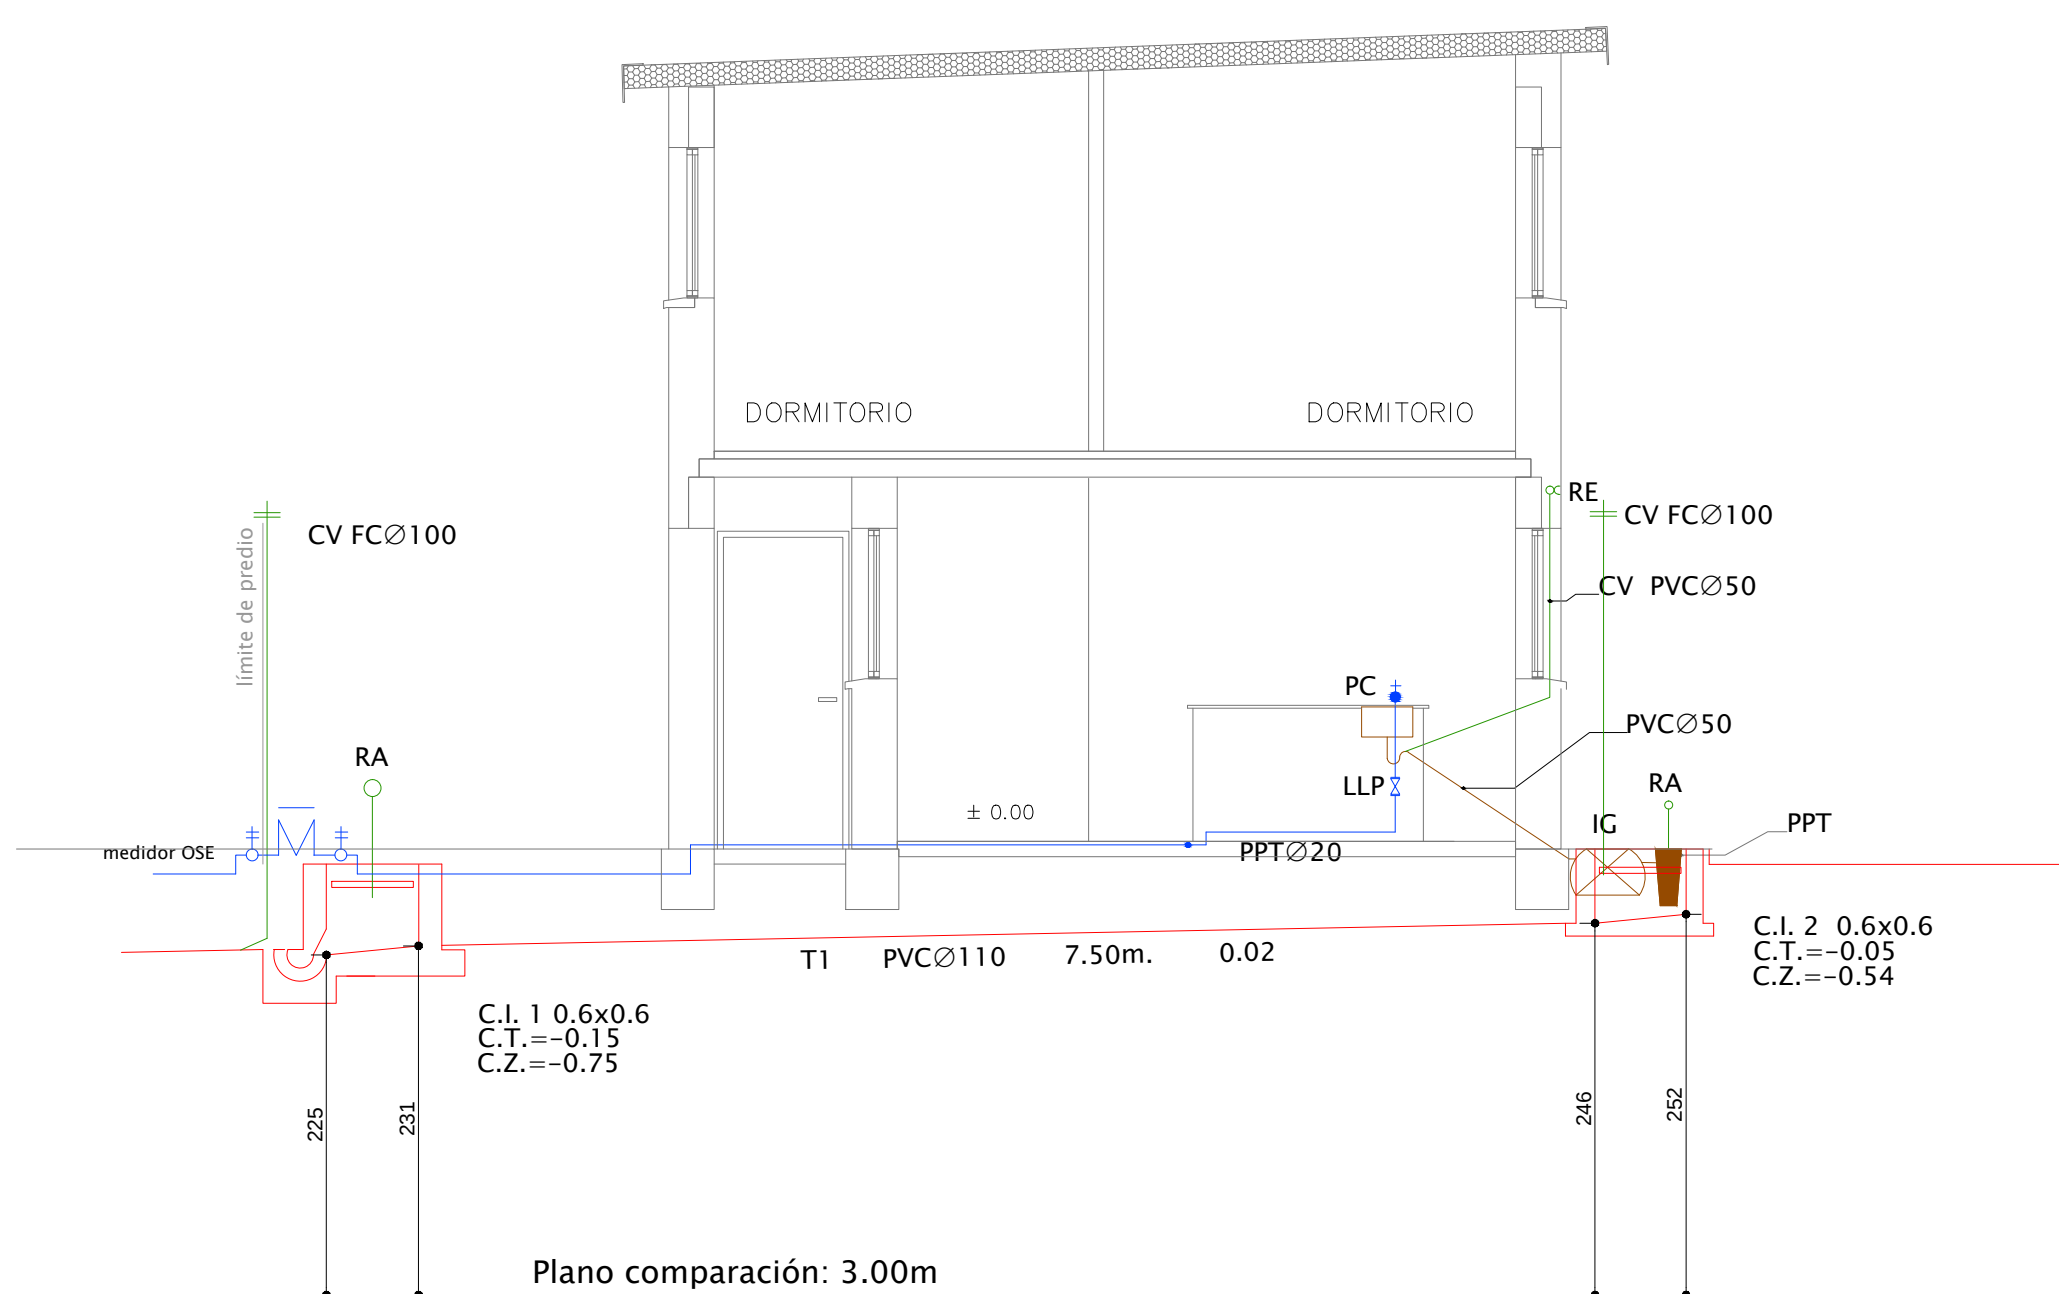

CORTE LONGITUDINAL

DESAGÜES Y VENTILACION					
ELEMENTO				PLANTA	ALZADO
CAMARA INSPECCION					
CAMARA INSPECCION					
PILETA DE PAVO	En tierra	Cerrada			
		Abierta			
	En entresuelo	Cerrada			
		Abierta			
CAJA SIFONADA	En entresuelo	Cerrada			
	En tierra	Abierta			
INODORO PEDESTAL CISTERNA INCORPORADA					
LAVATORIO					
BIDET					
PILETA COCINA					
LAVARROPAS					
SOMBRERETE					
DESAGUE PLUVIAL CON PROTECCION					
REJA ASPIRACION O EVACUACION					
PUNTO INSPECCION					
INTERCEPTOR DE GRASAS (CON DIFUSOR)	Sección circular				
	Sección rectangular				
BOCA DE DESAGUE	Cerrada				
	Abierta				
DESAGUE DE PISO					
MEDIDOR DE AGUA					
CAÑERÍA DE AGUA FRIA	Directa (sin derivación)				
	Directa (sin derivación)				
	Derivada (con derivación)				
	Derivada (con derivación)				
CAÑERÍA DE AGUA FRIA	Central (sin derivación)				
	Central (sin derivación)				
	Local (con derivación)				
	Local (con derivación)				
LLAVE DE CORTE					
JUNTA EXPANSION					
VALVULA RETENCION					
GRIFO/CANILLA					
CALENTADOR ELECTRICO					
DUCHERO					
MEZCLADORA					



MVOTMA
Ministerio de Vivienda
Ordenamiento Territorial
y Medio Ambiente



Programa de
Mejoramiento de Barrios



Intendencia de Montevideo

Plano:

**TIPOLOGÍAS DE REALOJOS
SANITARIA-2D**

El Apero-Nuevo Colón-8 de Mayo

Ubicación: Montevideo

Fecha: DICIEMBRE 2013

Escala: 1/50

Archivo:

Proyecto:
Responsable:
Firma:

Empresa:
Responsable:
Firma:

VA03.2