



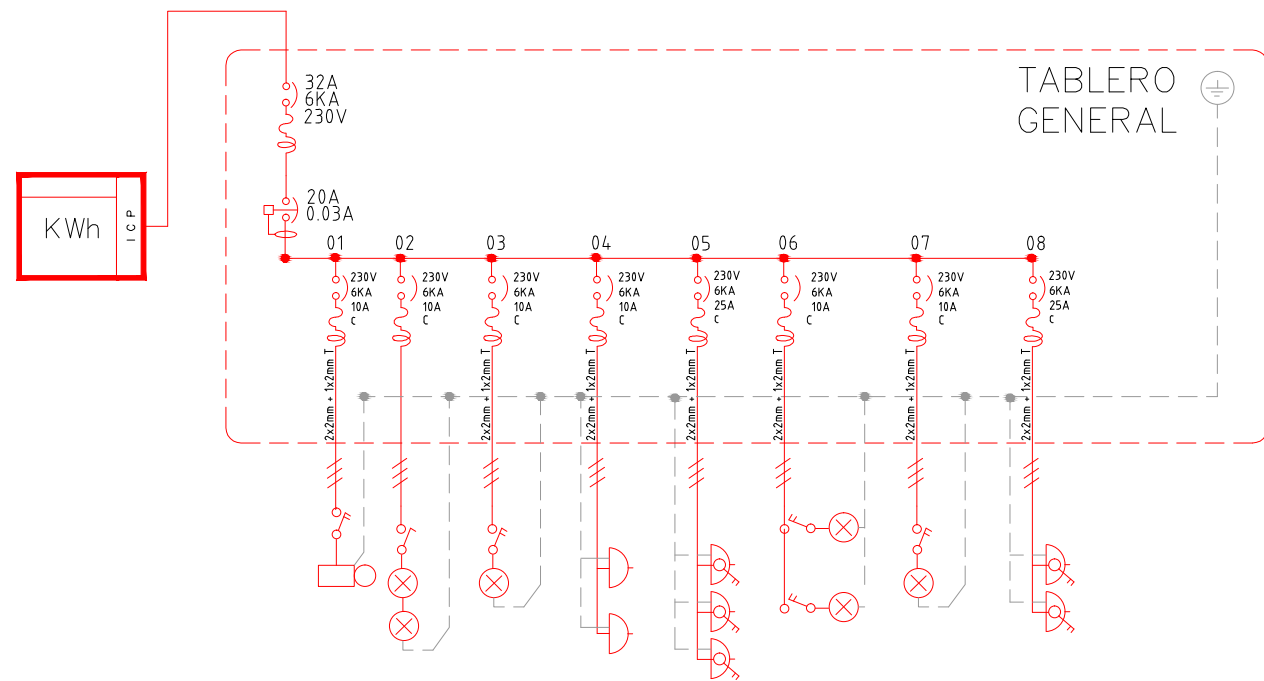

ESQUEMA UNIFILAR

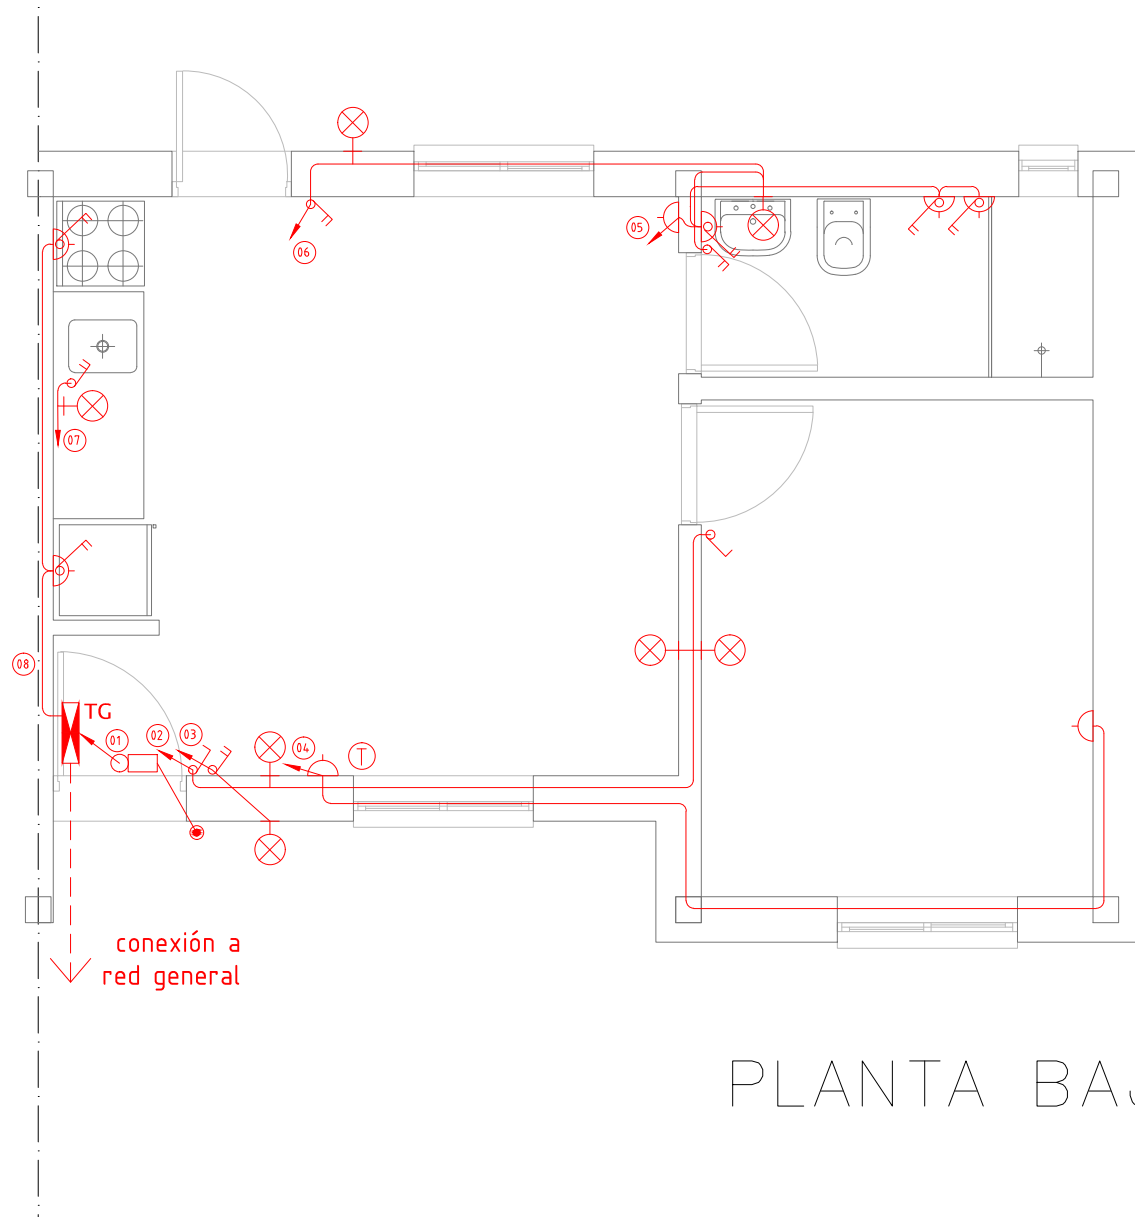

PLANTA BAJA

Referencias:

- Centro
- Brazo
- Interruptor unipolar
- Interruptor bipolar
- Interruptor combinacion
- Tomacorriente
- Tomacorriente c/corte bipolar
- Tablero General
- Linea embutida
- Linea por contrapiso
- Nro. de derivación
- Punto de subida de canalización
- Punto de llegada de canalización
- Toma línea telefónica
- Pulsador timbre
- Campanilla timbre



MVOTMA
Ministerio de Vivienda
Ordenamiento Territorial
y Medio Ambiente

PMB

Programa de
Mejoramiento de Barrios



Intendencia de Montevideo

Plano: TIPOLOGÍAS DE REALOJOS ELÉCTRICA-1D El Apero-Nuevo Colón-8 de Mayo		
Ubicación: Montevideo	Fecha: DICIEMBRE 2013	
Escala: 1/50	Archivo:	
Proyecto: Responsable: Firma:	Empresa: Responsable: Firma:	VA04.1