



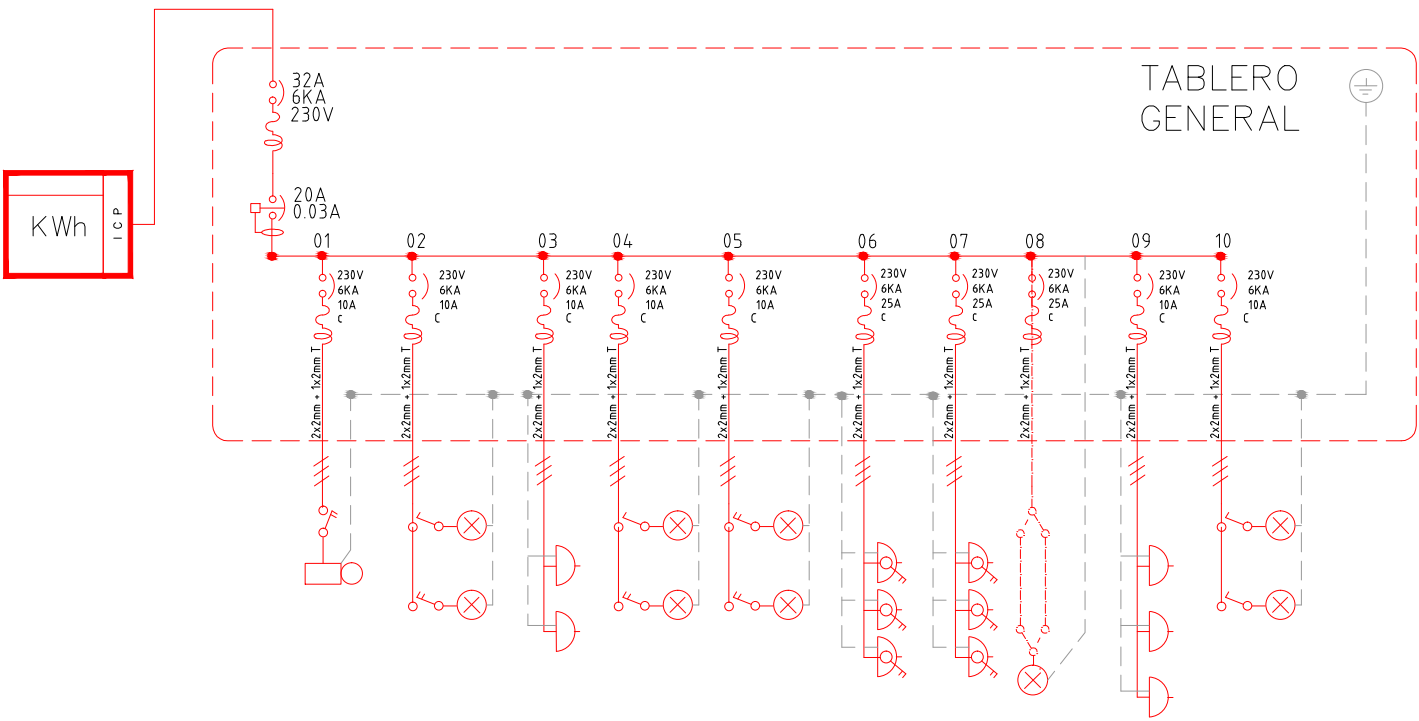


ESQUEMA UNIFILAR

nota:
para la tipología 4D esquina se tomará este esquema
(unifilar y en plantas) como referencia.

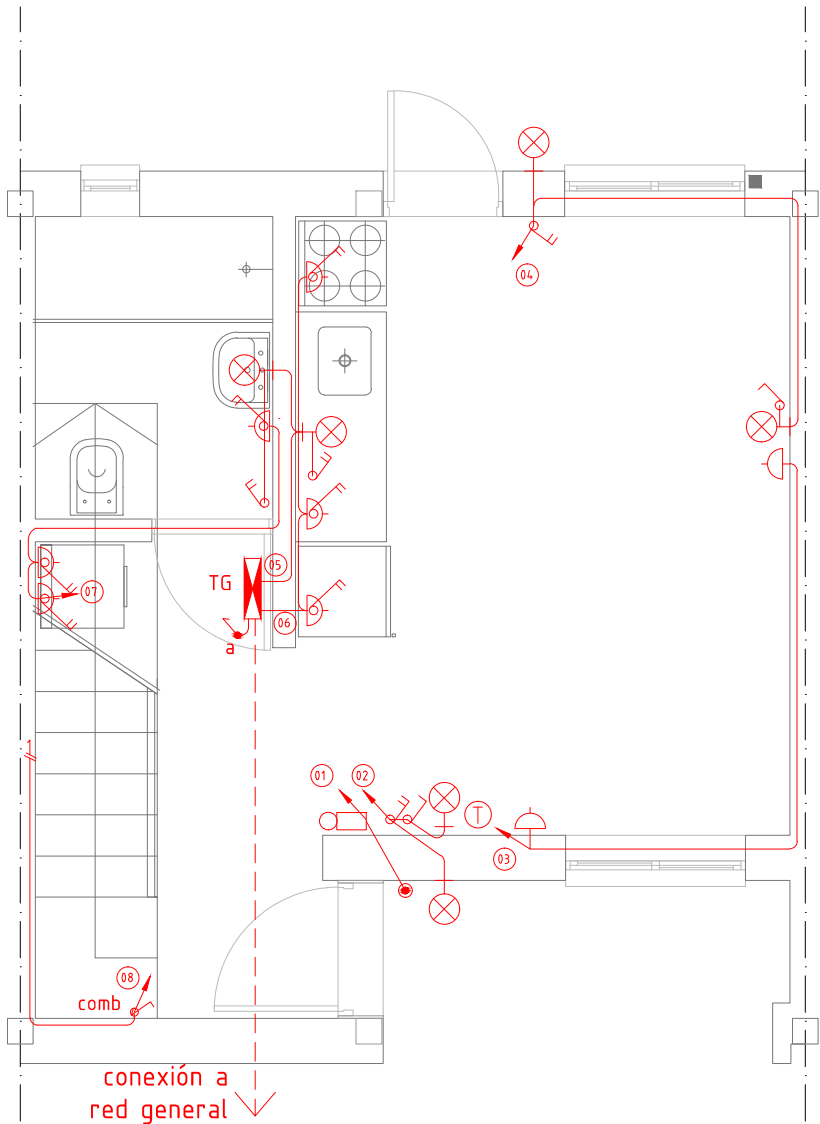

PLANTA BAJA

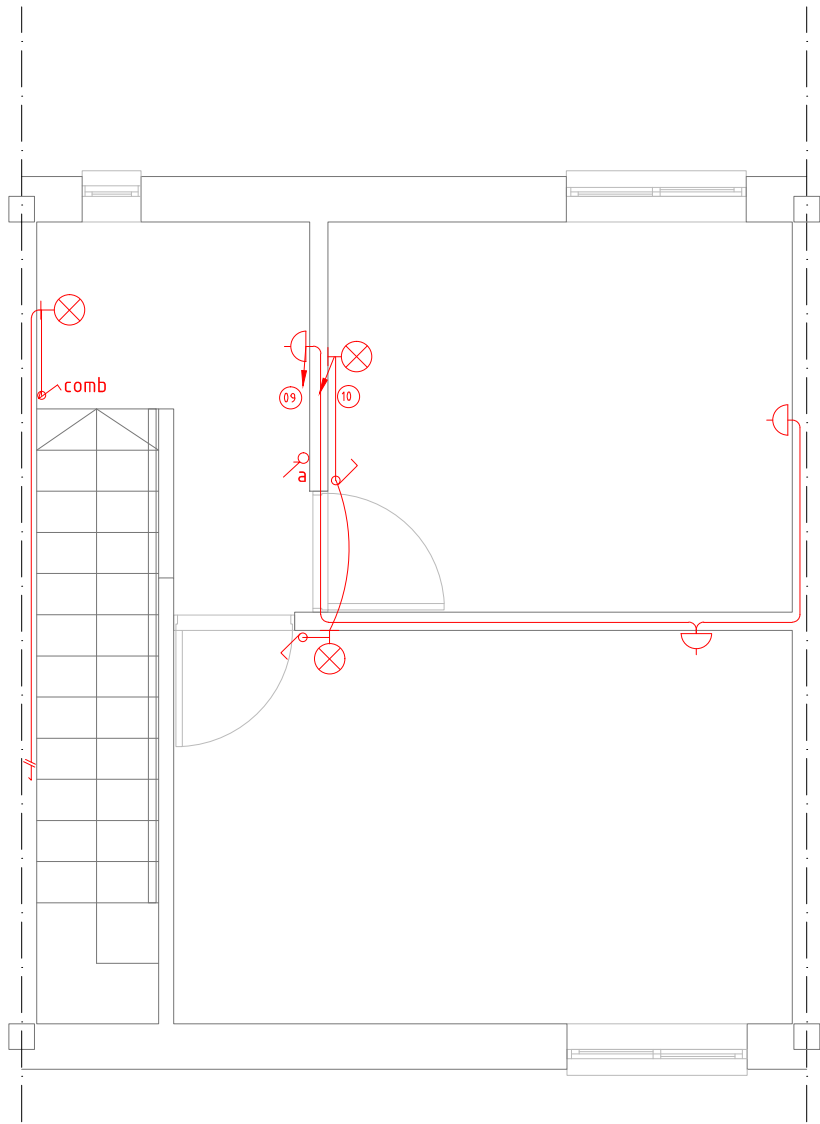

PLANTA ALTA

Referencias:

- Centro
- Brazo
- Interruptor unipolar
- Interruptor bipolar
- Interruptor combinacion
- Tomacorriente
- Tomacorriente c/corte bipolar
- Tablero General
- Linea embutida
- Linea por contrapiso
- Nro. de derivación
- Punto de subida de canalización
- Punto de llegada de canalización
- Toma línea telefónica
- Pulsador timbre
- Campanilla timbre



MVOTMA
Ministerio de Vivienda
Ordenamiento Territorial
y Medio Ambiente



Programa de
Mejoramiento de Barrios



Intendencia de Montevideo

Plano: **TIPOLOGÍAS DE REALOJOS
ELÉCTRICA-2D**
El Apero-Nuevo Colón-8 de Mayo

Ubicación: Montevideo	Fecha: DICIEMBRE 2013	
Escala: 1/50	Archivo:	
Proyecto: Responsable: Firma:	Empresa: Responsable: Firma:	VA04.2